

3e Verdieping

schaal 1:50



3e Verdieping


type: bouwnummer:
 D01a 220
 D07 221
 D04 222
 C01 223 en 224
 C01a 225
 C05 226
 C04 227

- Woonruimte
- prive buitenruimte
- algemene ruimte

Renvooi

	Keuken indeling indicatief		Enkele wandcontactdoos
	Opstelplaats wasmachine / Wasdroger		Dubbele wandcontactdoos
	Opstelplaats WTW unit		Aansluitpunt t.b.v. wasmachine
	Aflerverset		Aansluitpunt t.b.v. wasdroger
	Boiler		Aansluitpunt t.b.v. elektrische verwarming
	Bovenlicht met glasvulling (standaard)		Aansluitpunt t.b.v. WTW / vloerverwarmingverdelers
	Bovenlicht met paneelvulling (meterkasten)		Aansluitpunt t.b.v. afzinklap
	geen bovenlicht bij ruimte hoger dan 2625mm		Aansluitpunt t.b.v. koelkast
	Invoerventilatie in plafond		Aansluitpunt t.b.v. vaatwasser
	Afvoerventilatie in plafond		Aansluitpunt t.b.v. elektrisch keukens
	Rookmelder		Aansluitpunt t.b.v. aflerverset
	Deurbel drucker		Serie schakelaar
	Gevelkraan		Wisselschakelaar
	Droge blusleiding		Aansluiting plafond lichtpunt
positie symbolen in plattegronden indicatief			Aansluiting wand lichtpunt
maten zijn ca maten en kunnen in werkelijkheid iets afwijken			Aansluitpunt bedraad t.b.v. thermostaat
			Aansluitpunt bedraad cai
			Aansluitpunt bedraad up
			Aansluitpunt bedraad mechanische ventilatie
			Aansluitpunt bedraad combi oven
			Aansluitpunt bedraad boiler
			Schei
			Aardpunt

Aannemer		Bouwbedrijf Berghege		Bouwbedrijf Berghege Berghegestraat 1 Postbus 44 5340 AA Oss	
Bouwkundige Engineering		Bosch & van Oers BOUWKUNDIGEN B.V.		Bosch & van Oers Bouwkundigen B.V. Tijpstraat 1 Postbus 25 5473 ZS Heerlen-Dorther	
Walkwartier Oss					
68 woningen					
№.v	VK-103C	Verkooptekening 3e verdieping			
№.v	B20031	formaat	A0	schaal	1:50
datum	07-06-2021	gemaakt			

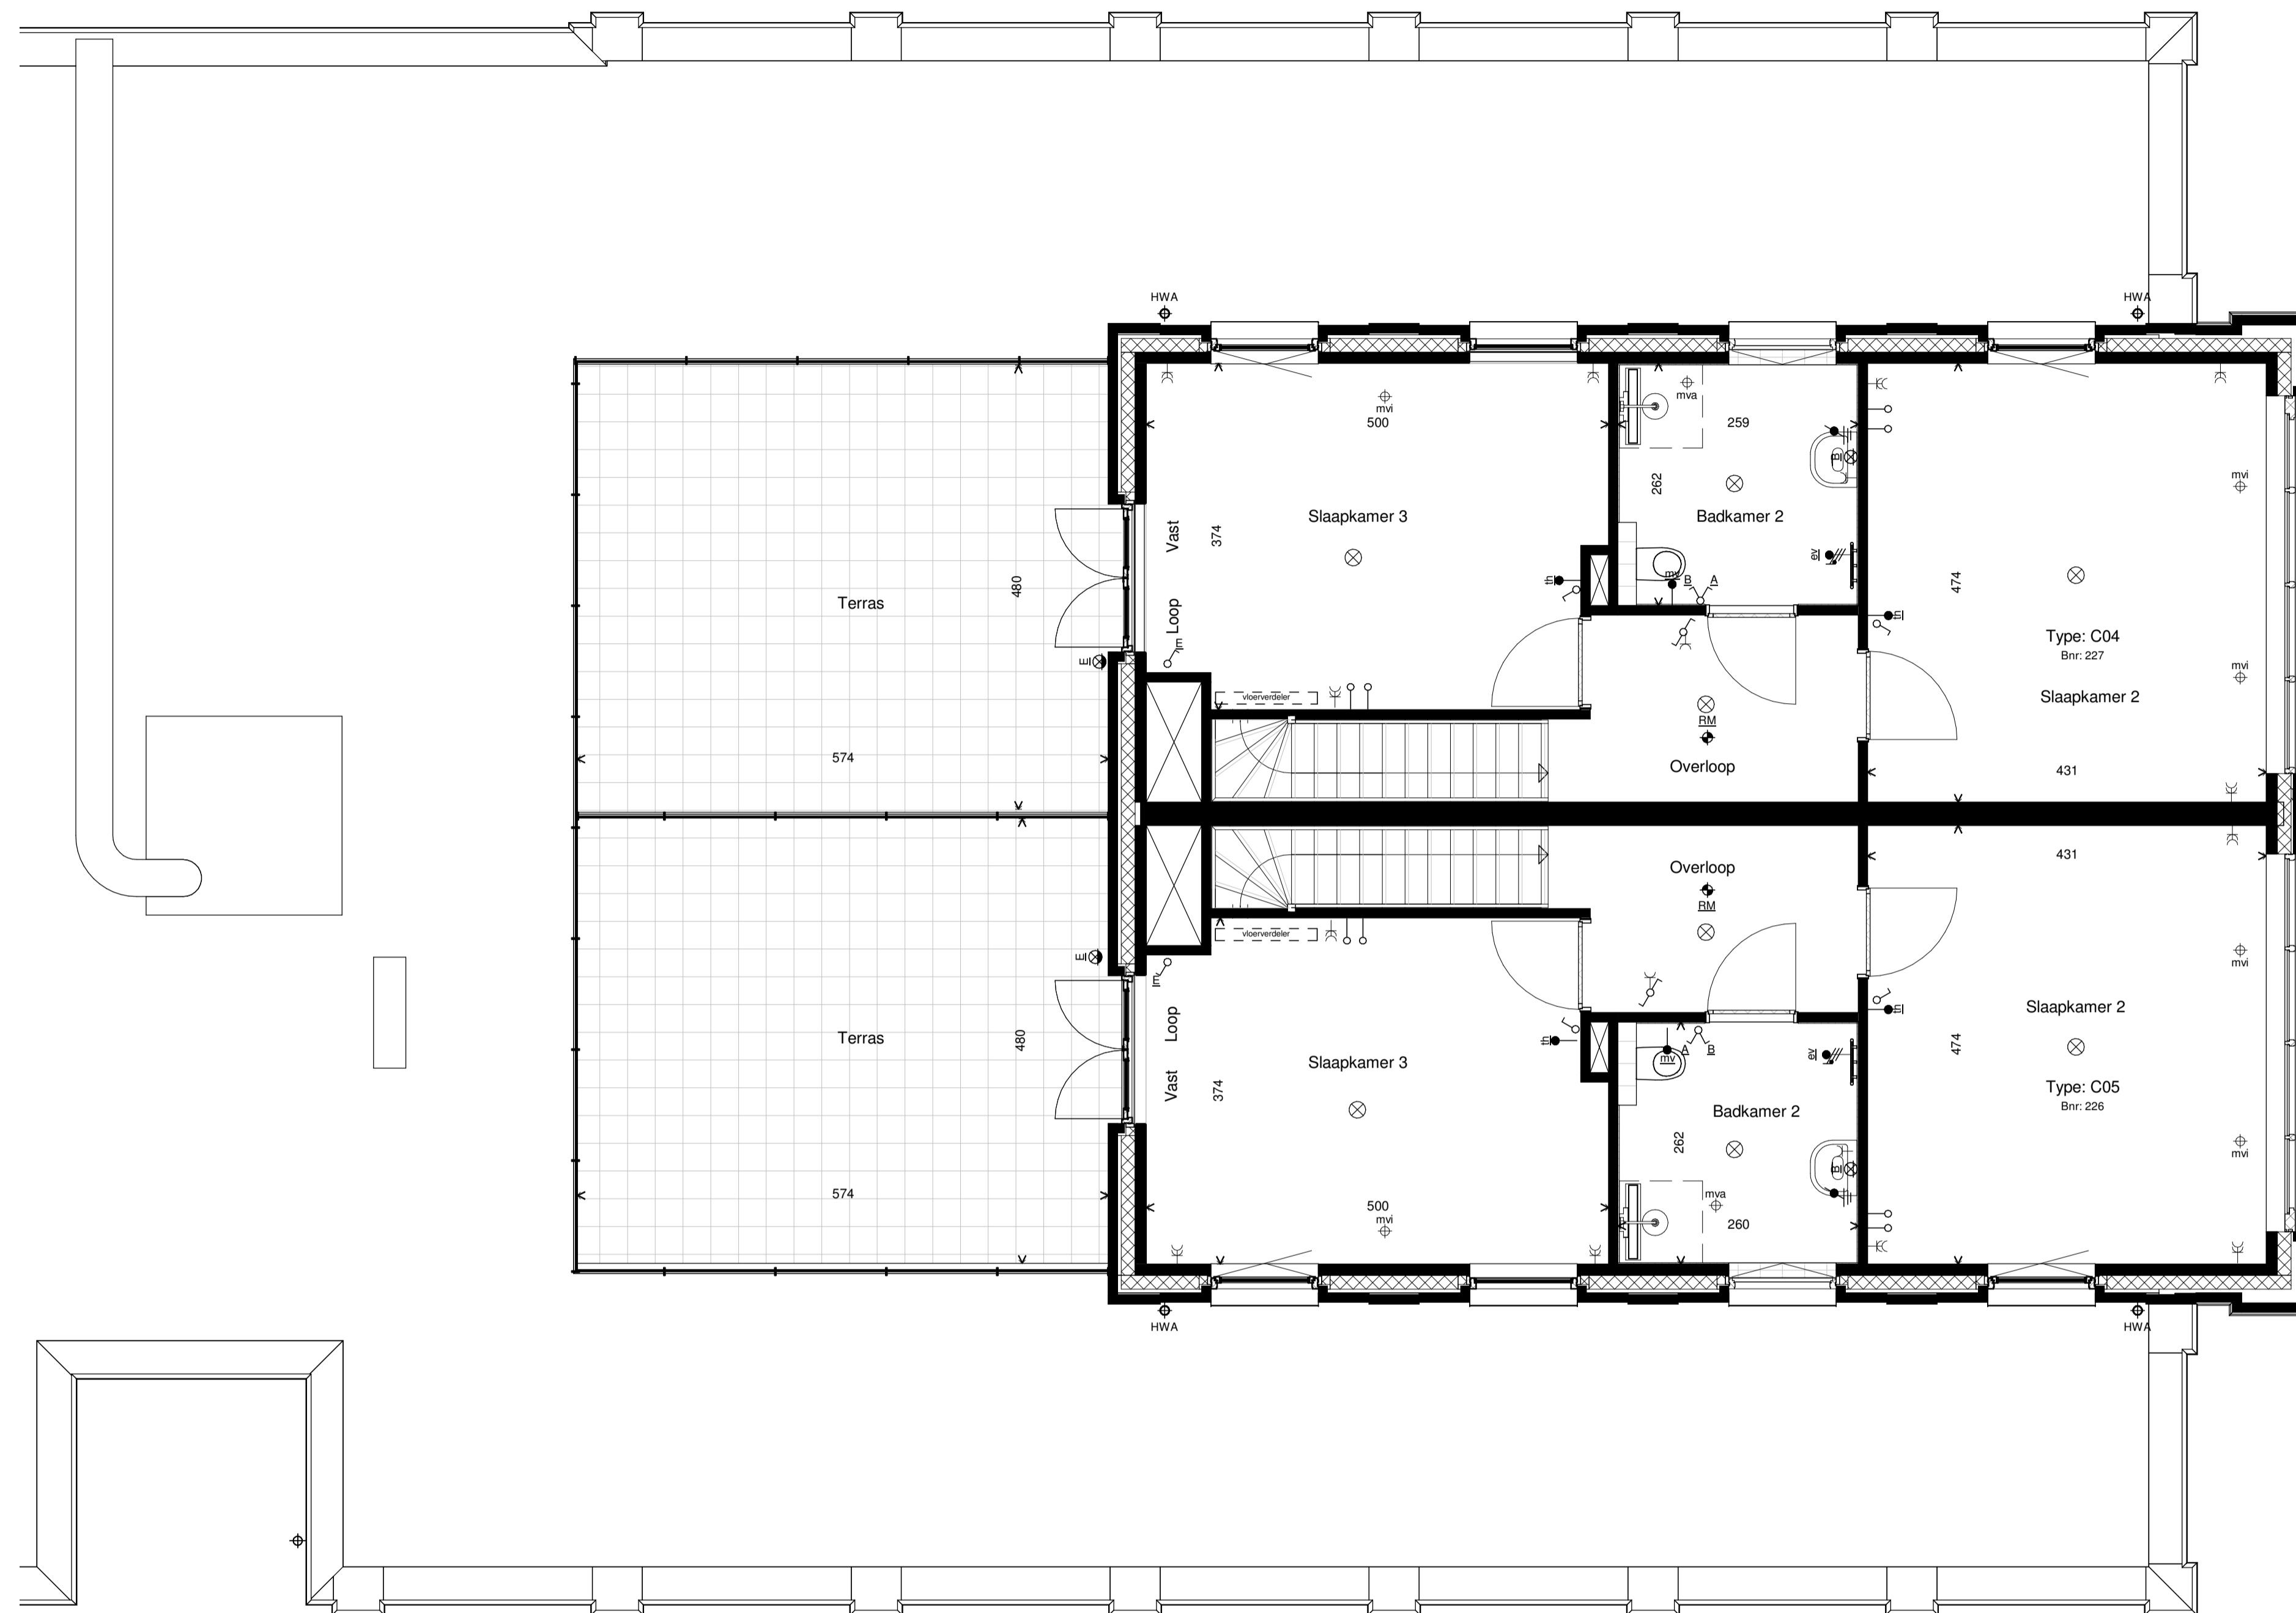


4e Verdieping

schaal 1 : 50

Renvooi

	Keuken indeling indicatief		Enkele wandcontactdoos
	Opstelplaats wamachine / Wasdroger		Dubbele wandcontactdoos
	Opstelplaats WTW unit		Aansluitpunt t.b.v. wasmachine
	Afleverzet		Aansluitpunt t.b.v. wasdroger
	Boiler		Aansluitpunt t.b.v. elektrische verwarming
	Bovenlicht met glasvulling (standaard)		Aansluitpunt t.b.v. WTW / vloerverwarmingsverdeler
	Bovenlicht met paneelvulling (meterkasten)		Aansluitpunt t.b.v. afzuigkap
	geen bovenlicht bij ruimte hoger dan 2625mm		Aansluitpunt t.b.v. koelkast
	Invoerventiel ventilatie in plafond		Aansluitpunt t.b.v. vaatwasser
	Afvoerventiel ventilatie in plafond		Aansluitpunt t.b.v. elektrisch koken
	Rookmelder		Aansluitpunt t.b.v. afleverzet
	Deurbel drucker		Enkelpolige schakelaar
	Gevelkraan		Serie schakelaar
	Droge blusleiding		Wisselschakelaar
positie symbolen in plattegronden indicatief			Aansluiting plafond lichtpunt
maten zijn ca maten en kunnen in werkelijkheid iets afwijken			Aansluiting wand lichtpunt
			Aansluiting wand lichtpunt waterdicht
			Aansluitpunt bedraad t.b.v. thermostaat
			Aansluitpunt bedraad cai
			Aansluitpunt onbedraad
			Aansluitpunt bedraad utp
			Aansluitpunt bedraad mechanische ventilatie
			Aansluitpunt onbedraad combi oven
			Aansluitpunt onbedraad boiler
			Schel
			Aardpunt

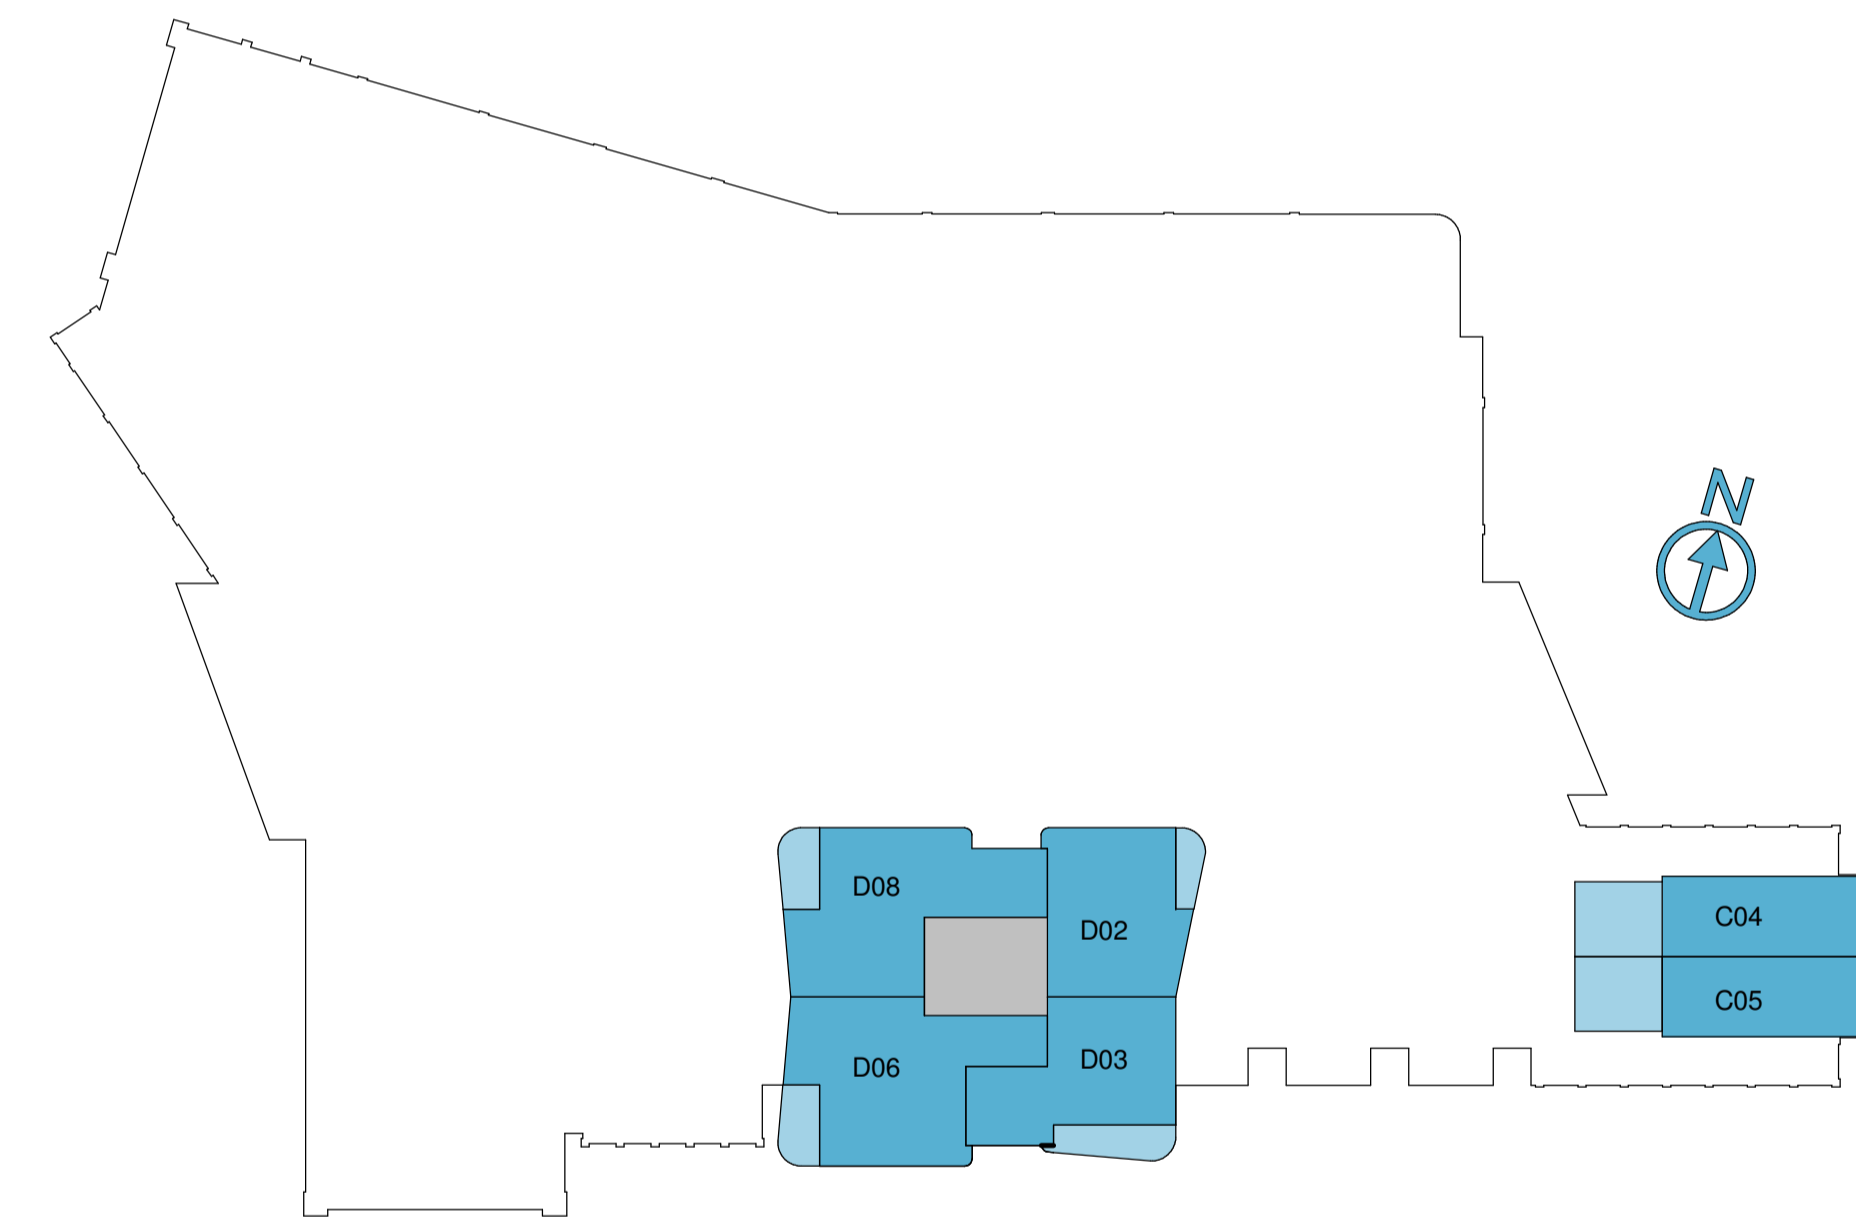

4e Verdieping

type:	bouwnummer:
C05	226
C04	227
D08	228
D06	229
D03	230
D02	231

	Woonruimte
	prive buitenruimte
	algemene ruimte

Aannemer: **Bouwbedrijf Berghege**
 Bouwbedrijf Berghege
 Begijnestraat 3
 Postbus 46
 5340 AA Oss

Bouwkundige Engineering: **Bosch & van Oers**
 Bosch & van Oers Bouwkundigen B.V.
 Torenstraat 1
 Postbus 25
 5473 ZG Heeswijk-Dinther

Walkwartier Oss
 68 woningen

tab.nr. **VK-104C** Verkooptekening
 4e verdieping

proj.nr. B20031	formaat A1	schaal 1:50	datum 07-06-2021	gewijzigd
------------------------	-------------------	--------------------	-------------------------	-----------